


横沢浄水場～高区配水池間 送水管布設工事			
施設名	送水施設	図番	2
図面名	平面図 (2)	縮尺	1:500
栃 木 県 那 須 町			


配管管割図 縮尺=NONE

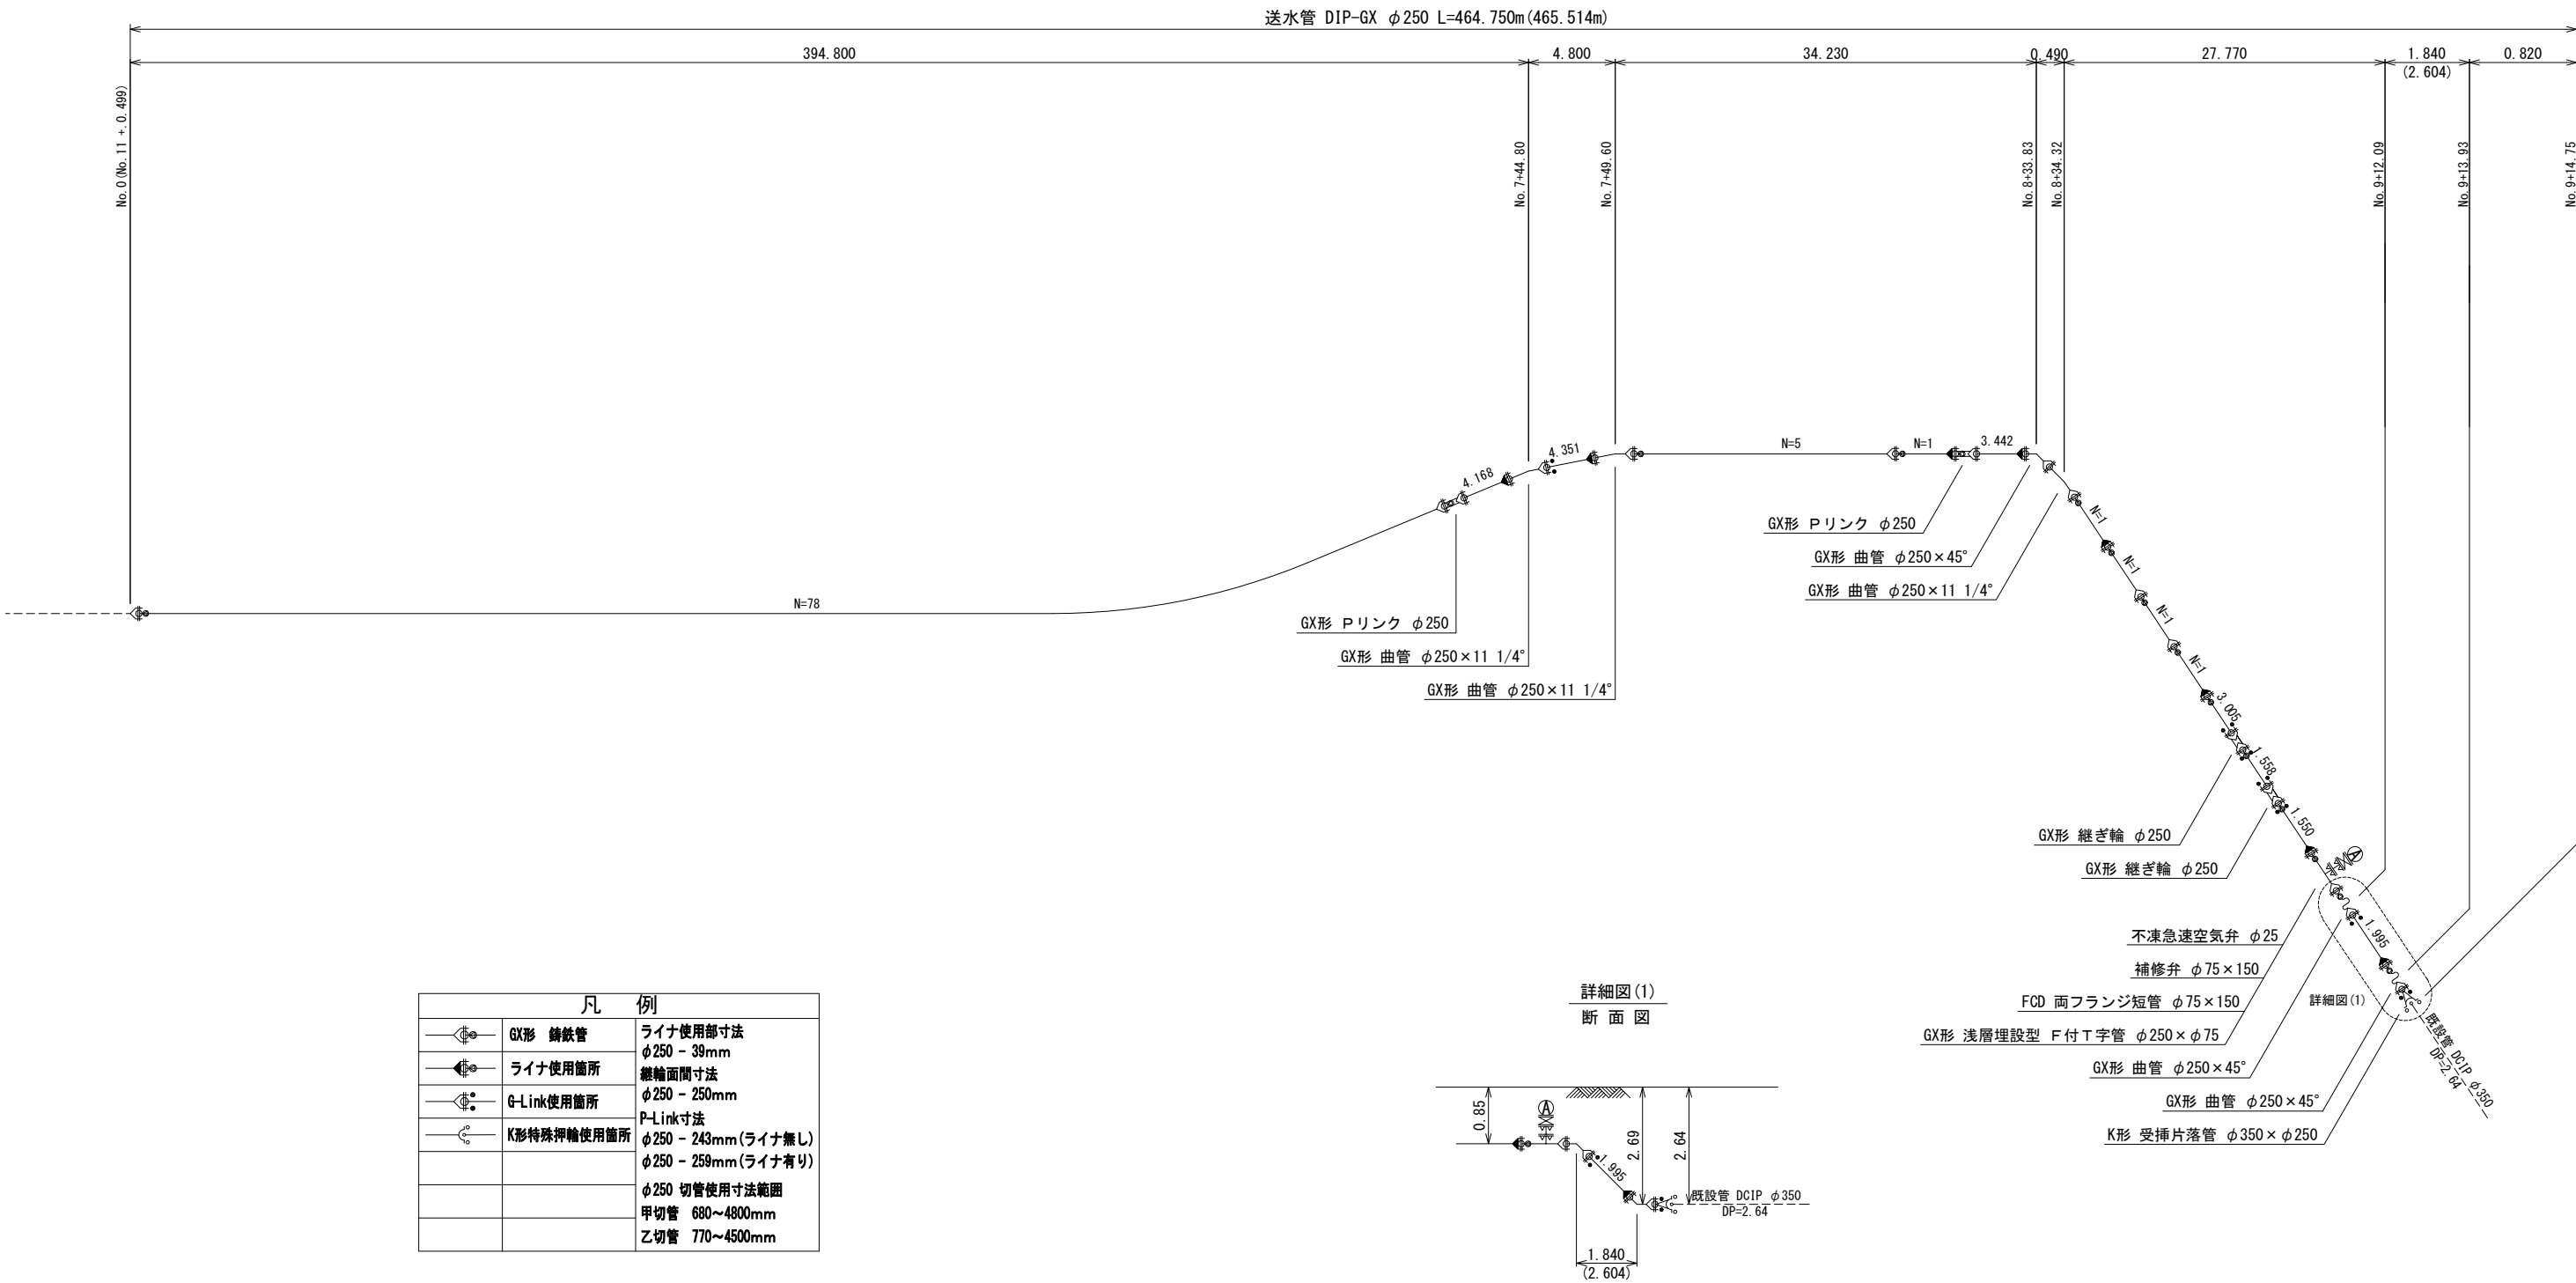

凡 例		
	GX形 鋳鉄管	ライナ使用部寸法 φ250 - 39mm
	ライナ使用箇所	継輪間寸法 φ250 - 250mm
	G-Link使用箇所	P-Link寸法 φ250 - 243mm(ライナ無し) φ250 - 259mm(ライナ有り)
	K形特殊押輪使用箇所	φ250 切管使用寸法範囲 甲切管 680~4800mm 乙切管 770~4500mm

横沢浄水場～高区配水池間 送水管布設替工事			
施設名	送水施設	図番	3
図面名	配管管割図	縮尺	NONE
栃 木 県 那 須 町			


縦断図(1) 縮尺 H=1:500
縮尺 V=1:100

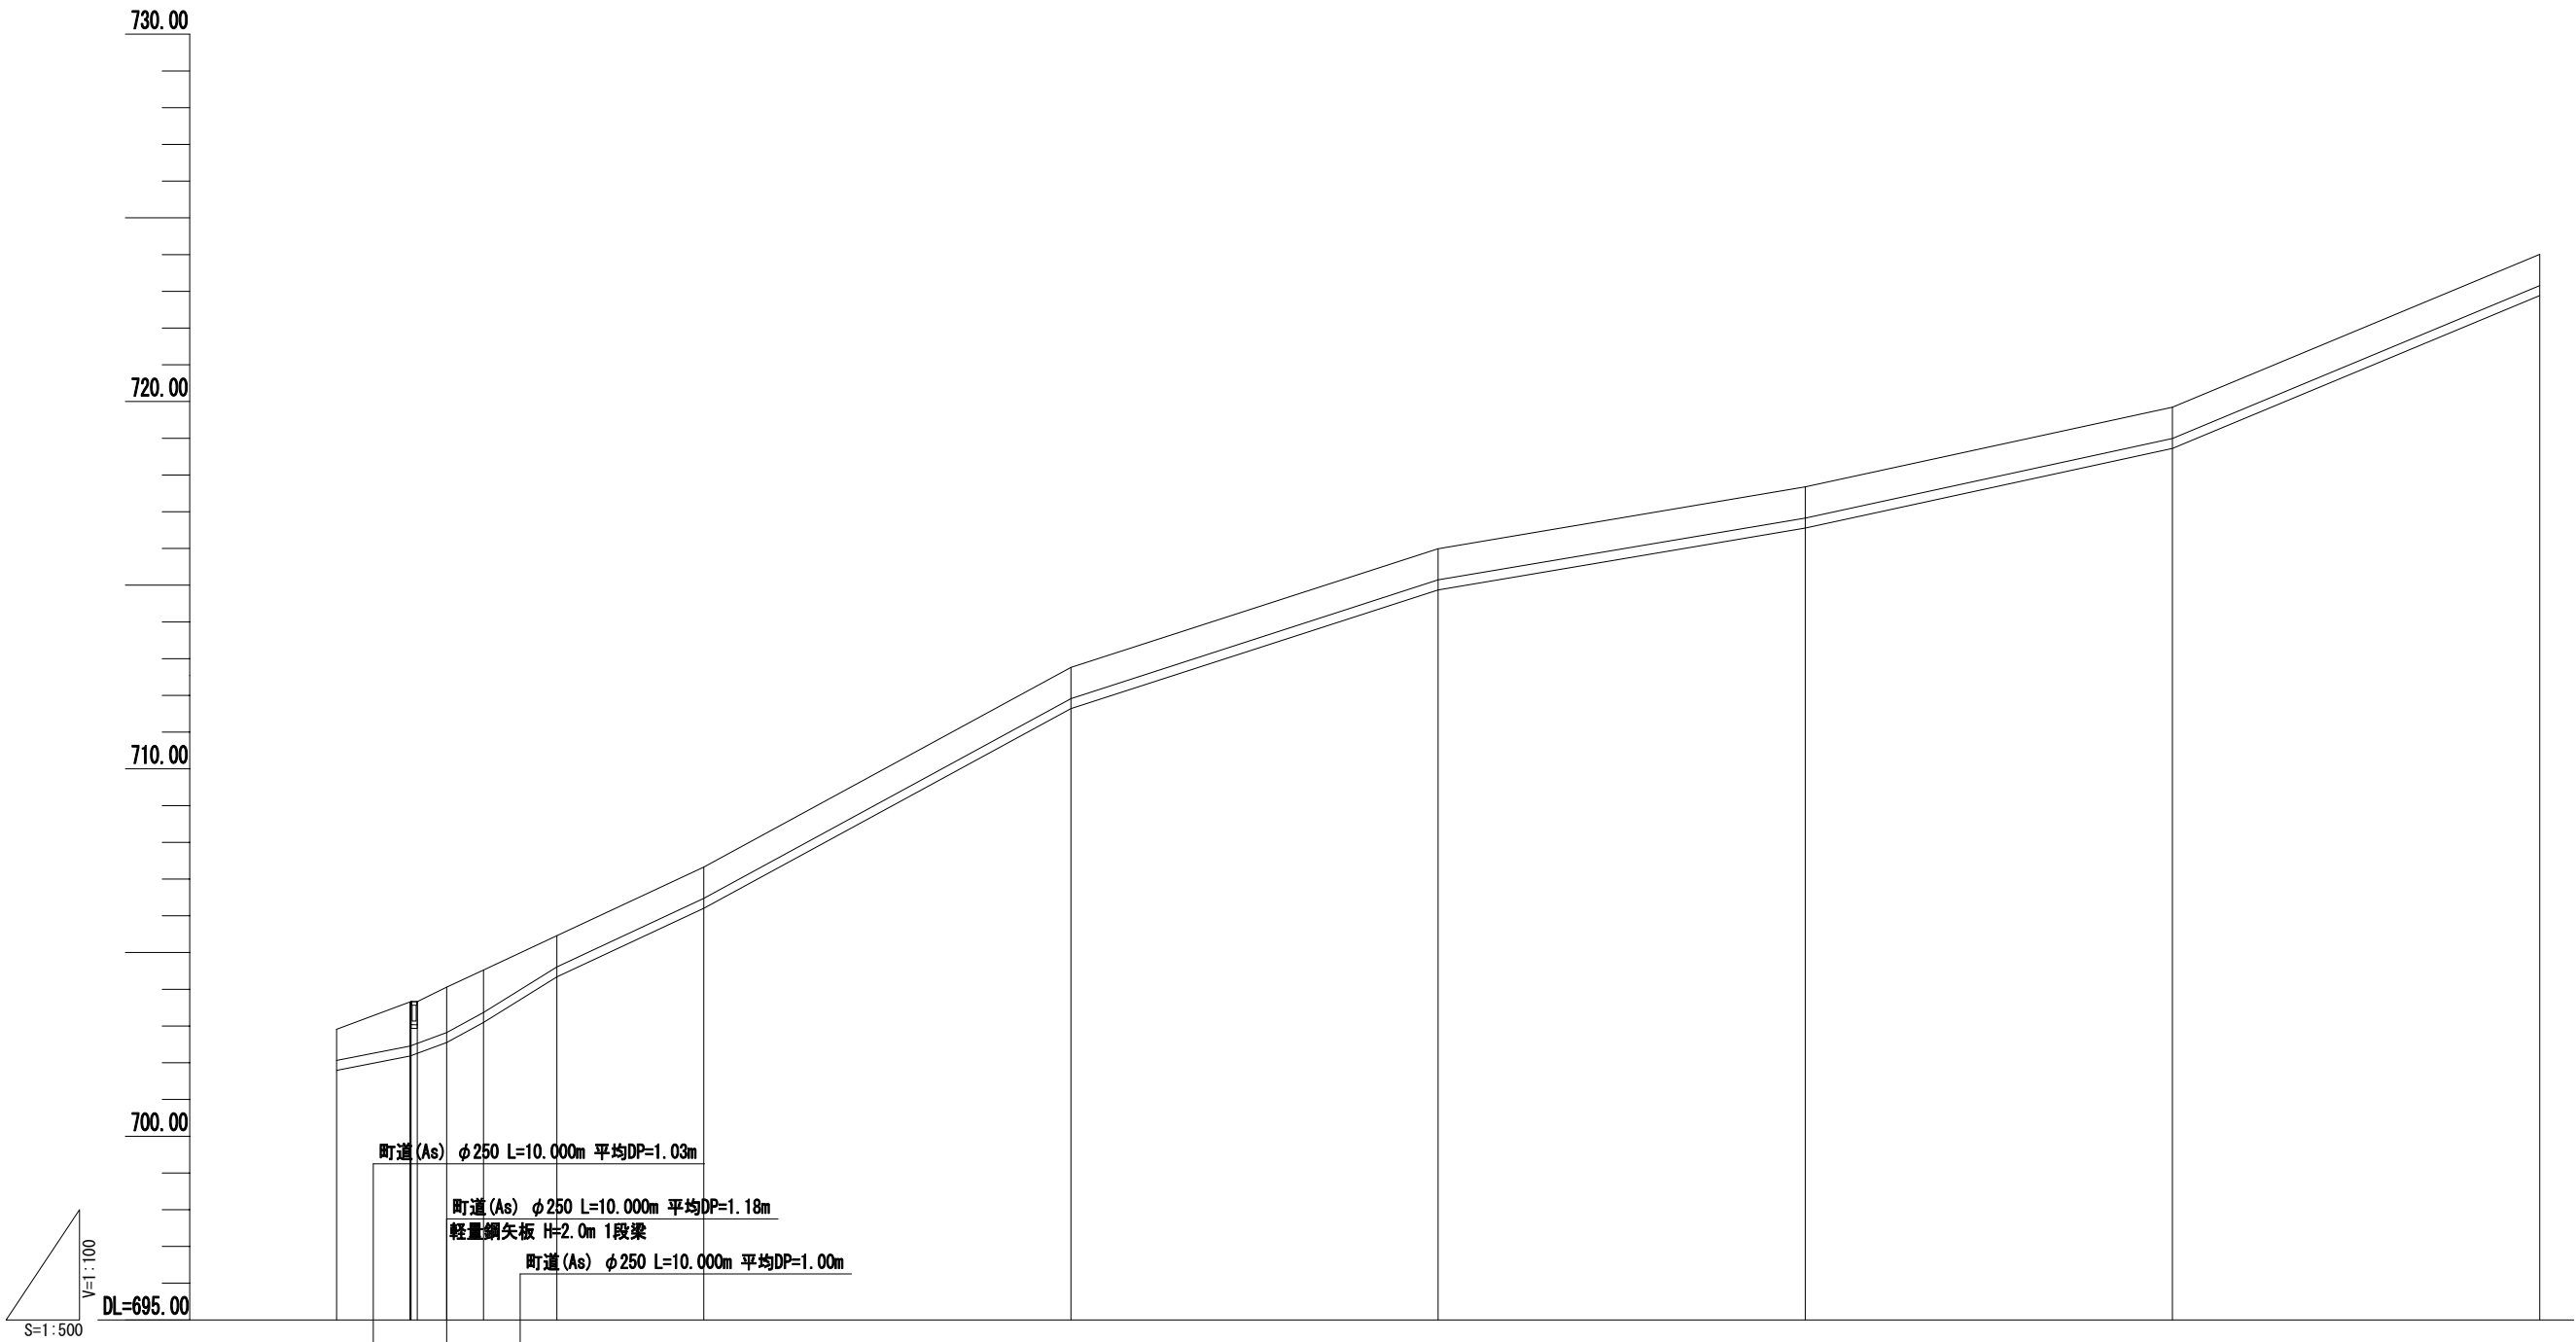

単距離	町道(As) φ250 L=305.000m DP=0.85m					
地盤高	702.9	703.7 703.7 703.7	704.1	704.5	705.5	707.3
土かぶり	0.85	1.20 1.20 1.20	1.23	1.15	0.85	0.85
管頭高	702.05	702.50 702.50 702.50	702.78	703.36	704.65	706.45
追加距離	0.00	10.00 10.00 10.00	15.00	20.00	30.00	50.00
測点	N0.0	+10.00 +11.00 +15.00	+20.00	+30.00	N0.1	N0.2

横沢浄水場～高区配水池間 送水管布設替工事			
施設名	送水施設	図番	4
図面名	縦断図(1)	縮尺	H=1:500 V=1:100
栃木県那須町			

縦断図(2) 縮尺 H=1:500 縮尺 V=1:100

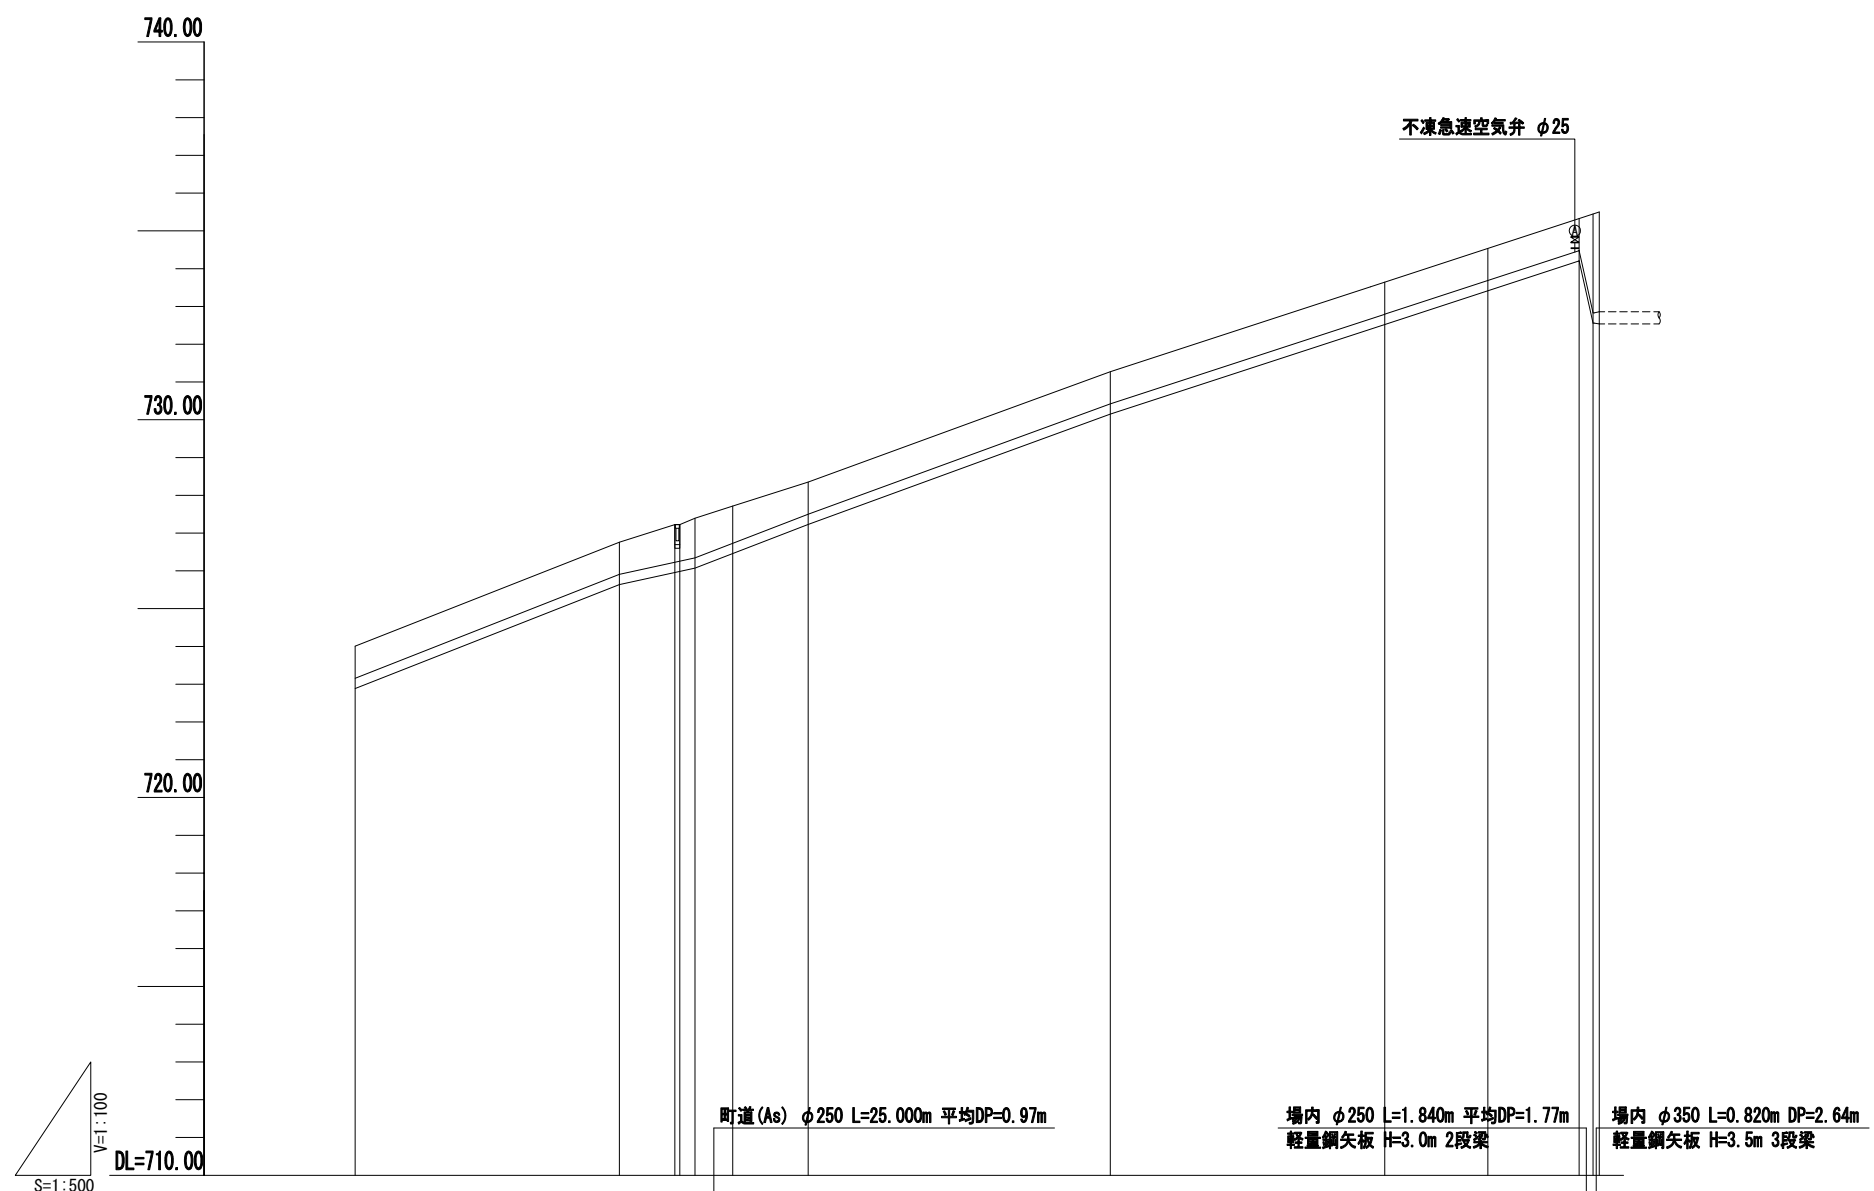


単距離	町道(As) φ250 L=305.000m DP=0.85m					町道(As) φ250 L=76.350m DP=0.85m					場内 φ250 L=25.740m DP=0.85m		既設管 DCIP φ350	
地盤高	724.0	726.8	727.2	727.2	727.4	727.7	728.4	731.3	733.5	734.5	735.3	735.4	735.5	
土かぶり	0.85	0.85	1.00	0.97	1.05	0.98	0.85	0.85	0.85	0.85	0.85	2.69	2.64	
管頭高	723.15	725.95	726.20	726.23	726.35	726.72	727.55	730.45	732.65	733.65	734.45	732.71	732.86	
追加距離	300.000	335.000	342.350	343.000	345.000	350.000	360.000	400.000	436.350	450.000	462.090	463.930	464.750	
測点	NO.6	+35.00	+42.350	+43.000	+45.000	NO.7	+10.00	NO.8	+36.35	NO.9	+12.09	+13.93	+14.75	

横沢浄水場～高区配水池間 送水管布設替工事			
施設名	送水施設	図番	5
図面名	縦断図(2)	縮尺	H=1:500 V=1:100
栃木県那須町			

横断図 縮尺=1:100


NO. 3

GH=

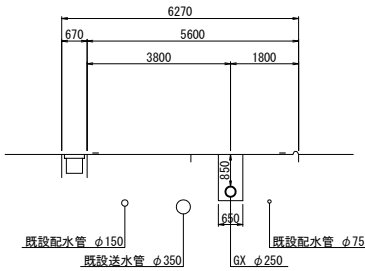


NO. 7

GH=

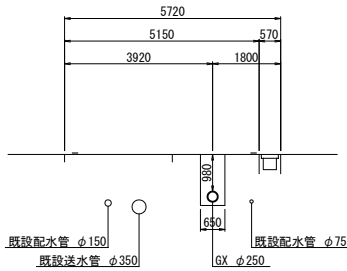


NO. 2

GH=

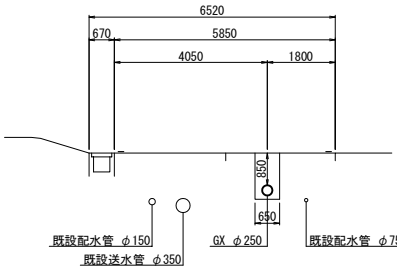


NO. 6

GH=

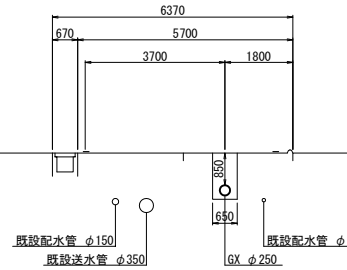


NO. 1

GH=

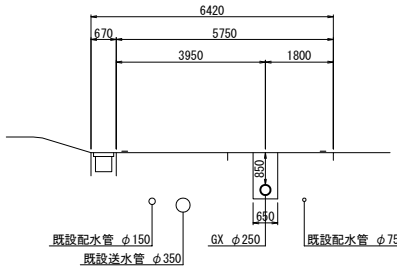


NO. 5

GH=

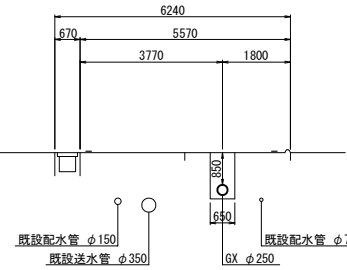


NO. 0

GH=

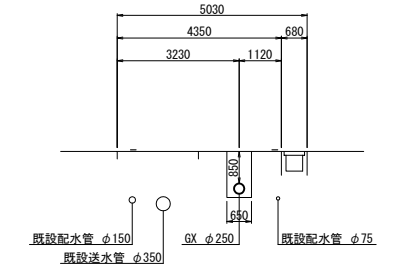


NO. 4

GH=

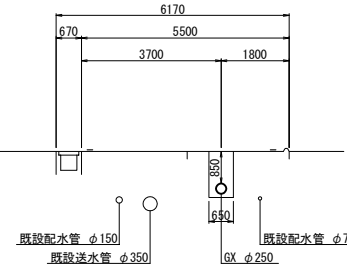


NO. 8

GH=

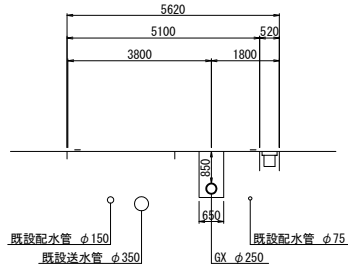


横沢浄水場～高区配水池間 送水管布設替工事			
施設名	送水施設	図番	6
図面名	横断図	縮尺	1:100
栃木県那須町			

標準土工定規図 縮尺=1:10

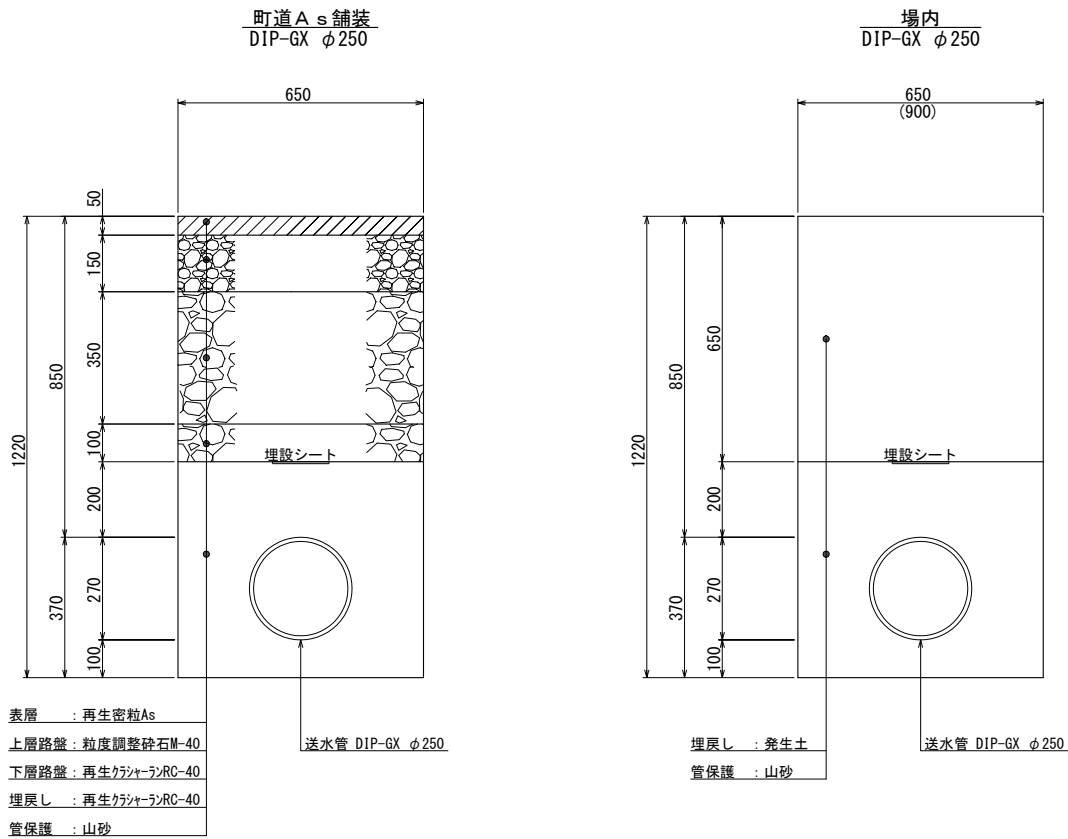

土留工標準図 縮尺=1:20

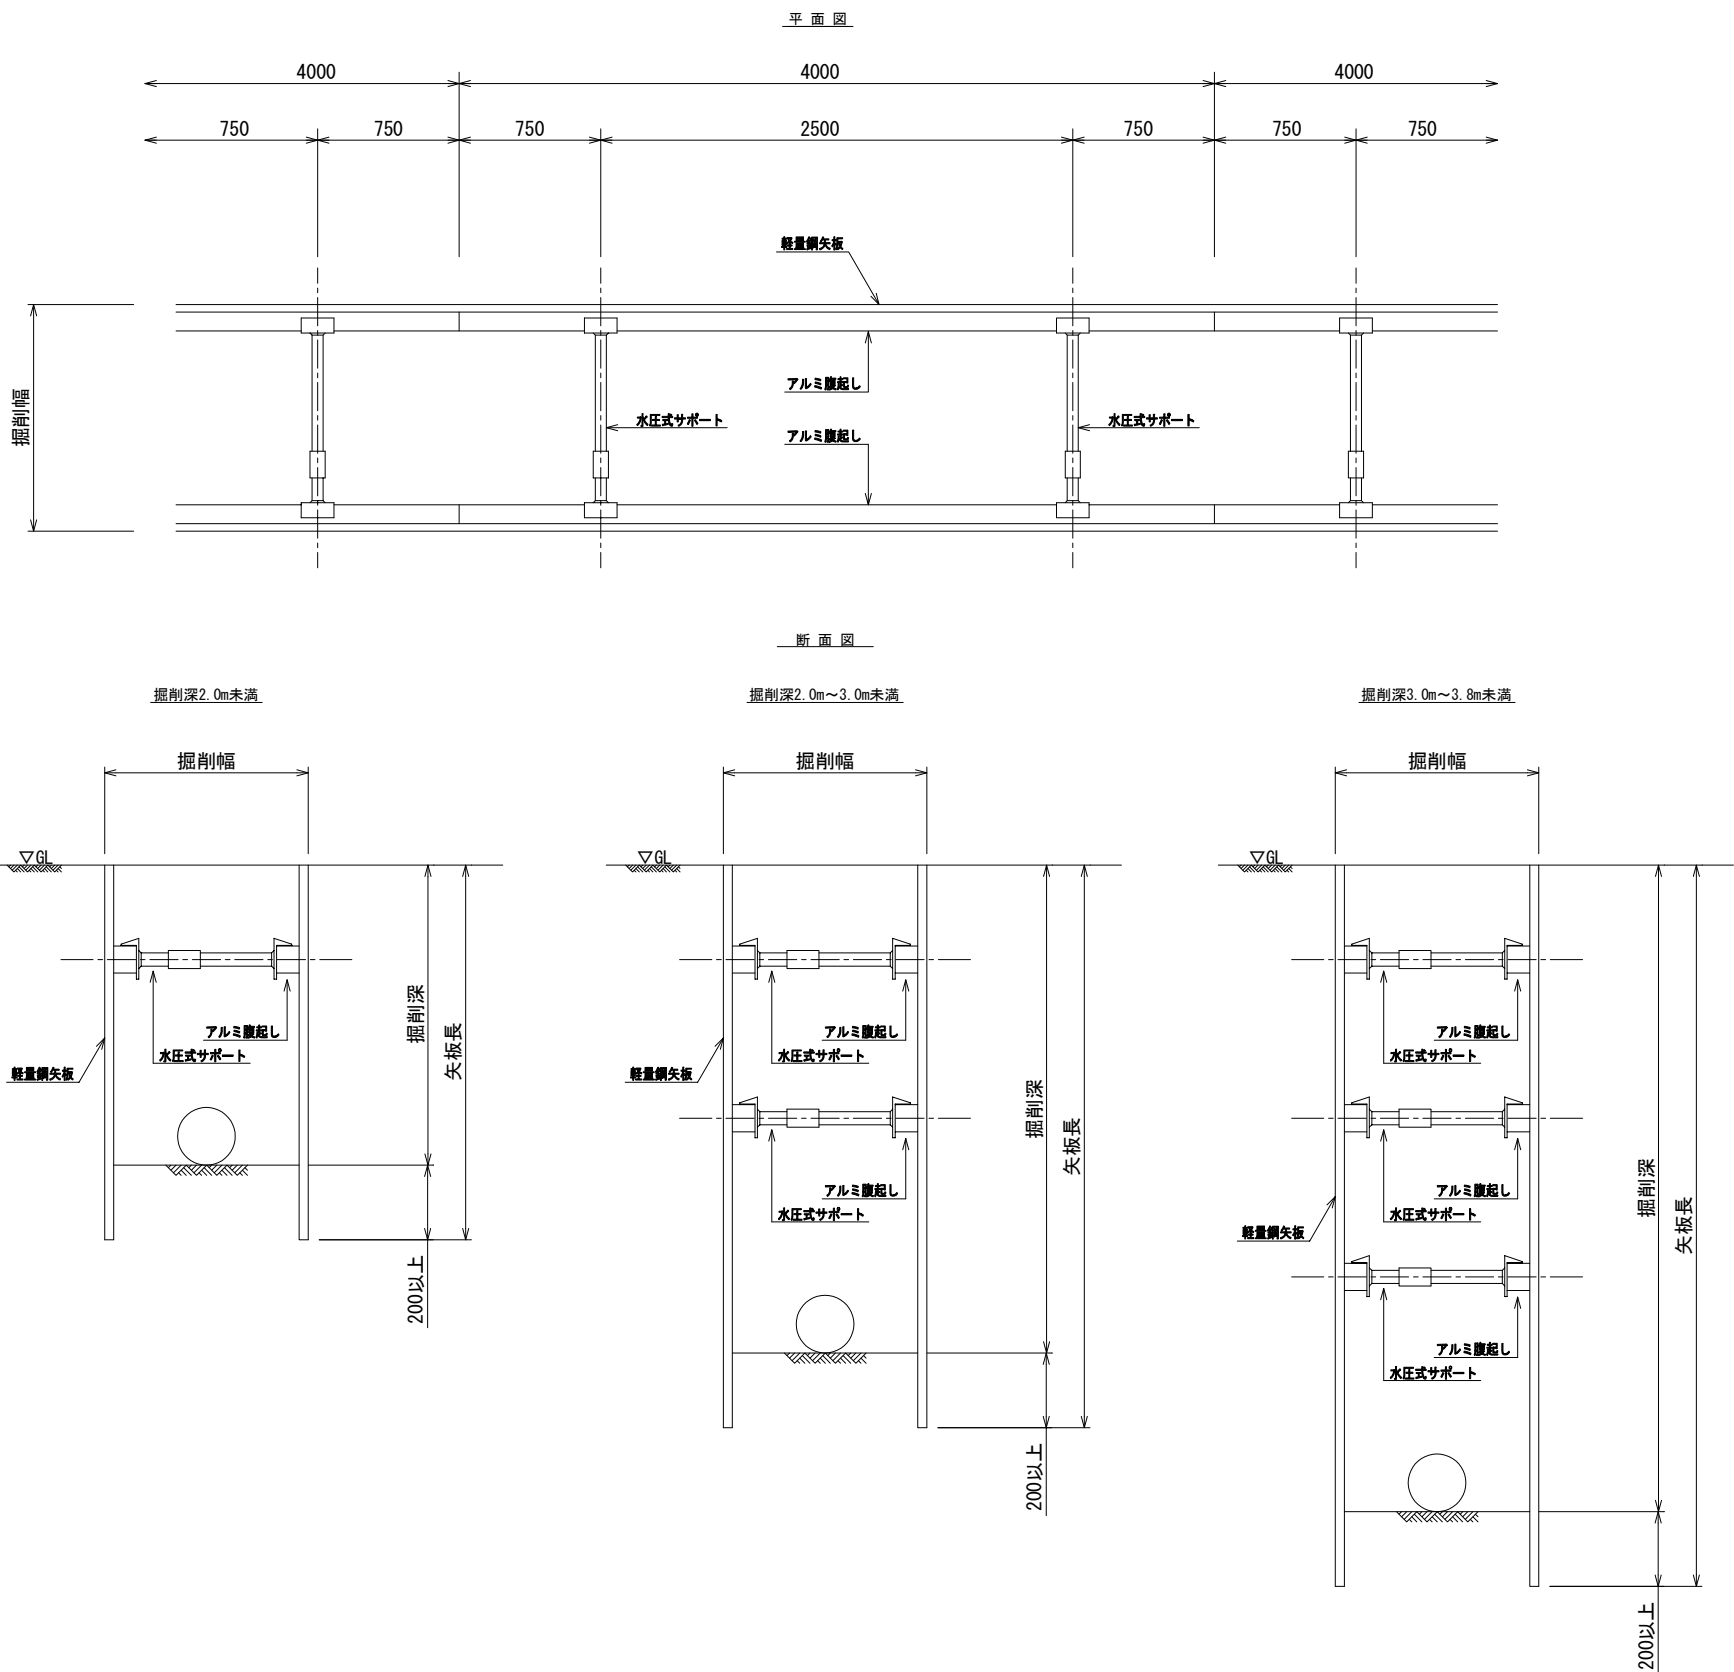

横沢浄水場～高区配水池間 送水管布設替工事			
施設名	送水施設	図番	7
図面名	標準土工定規図	縮尺	1:10
	土留工標準図	縮尺	1:30
栃 木 県 那 須 町			